


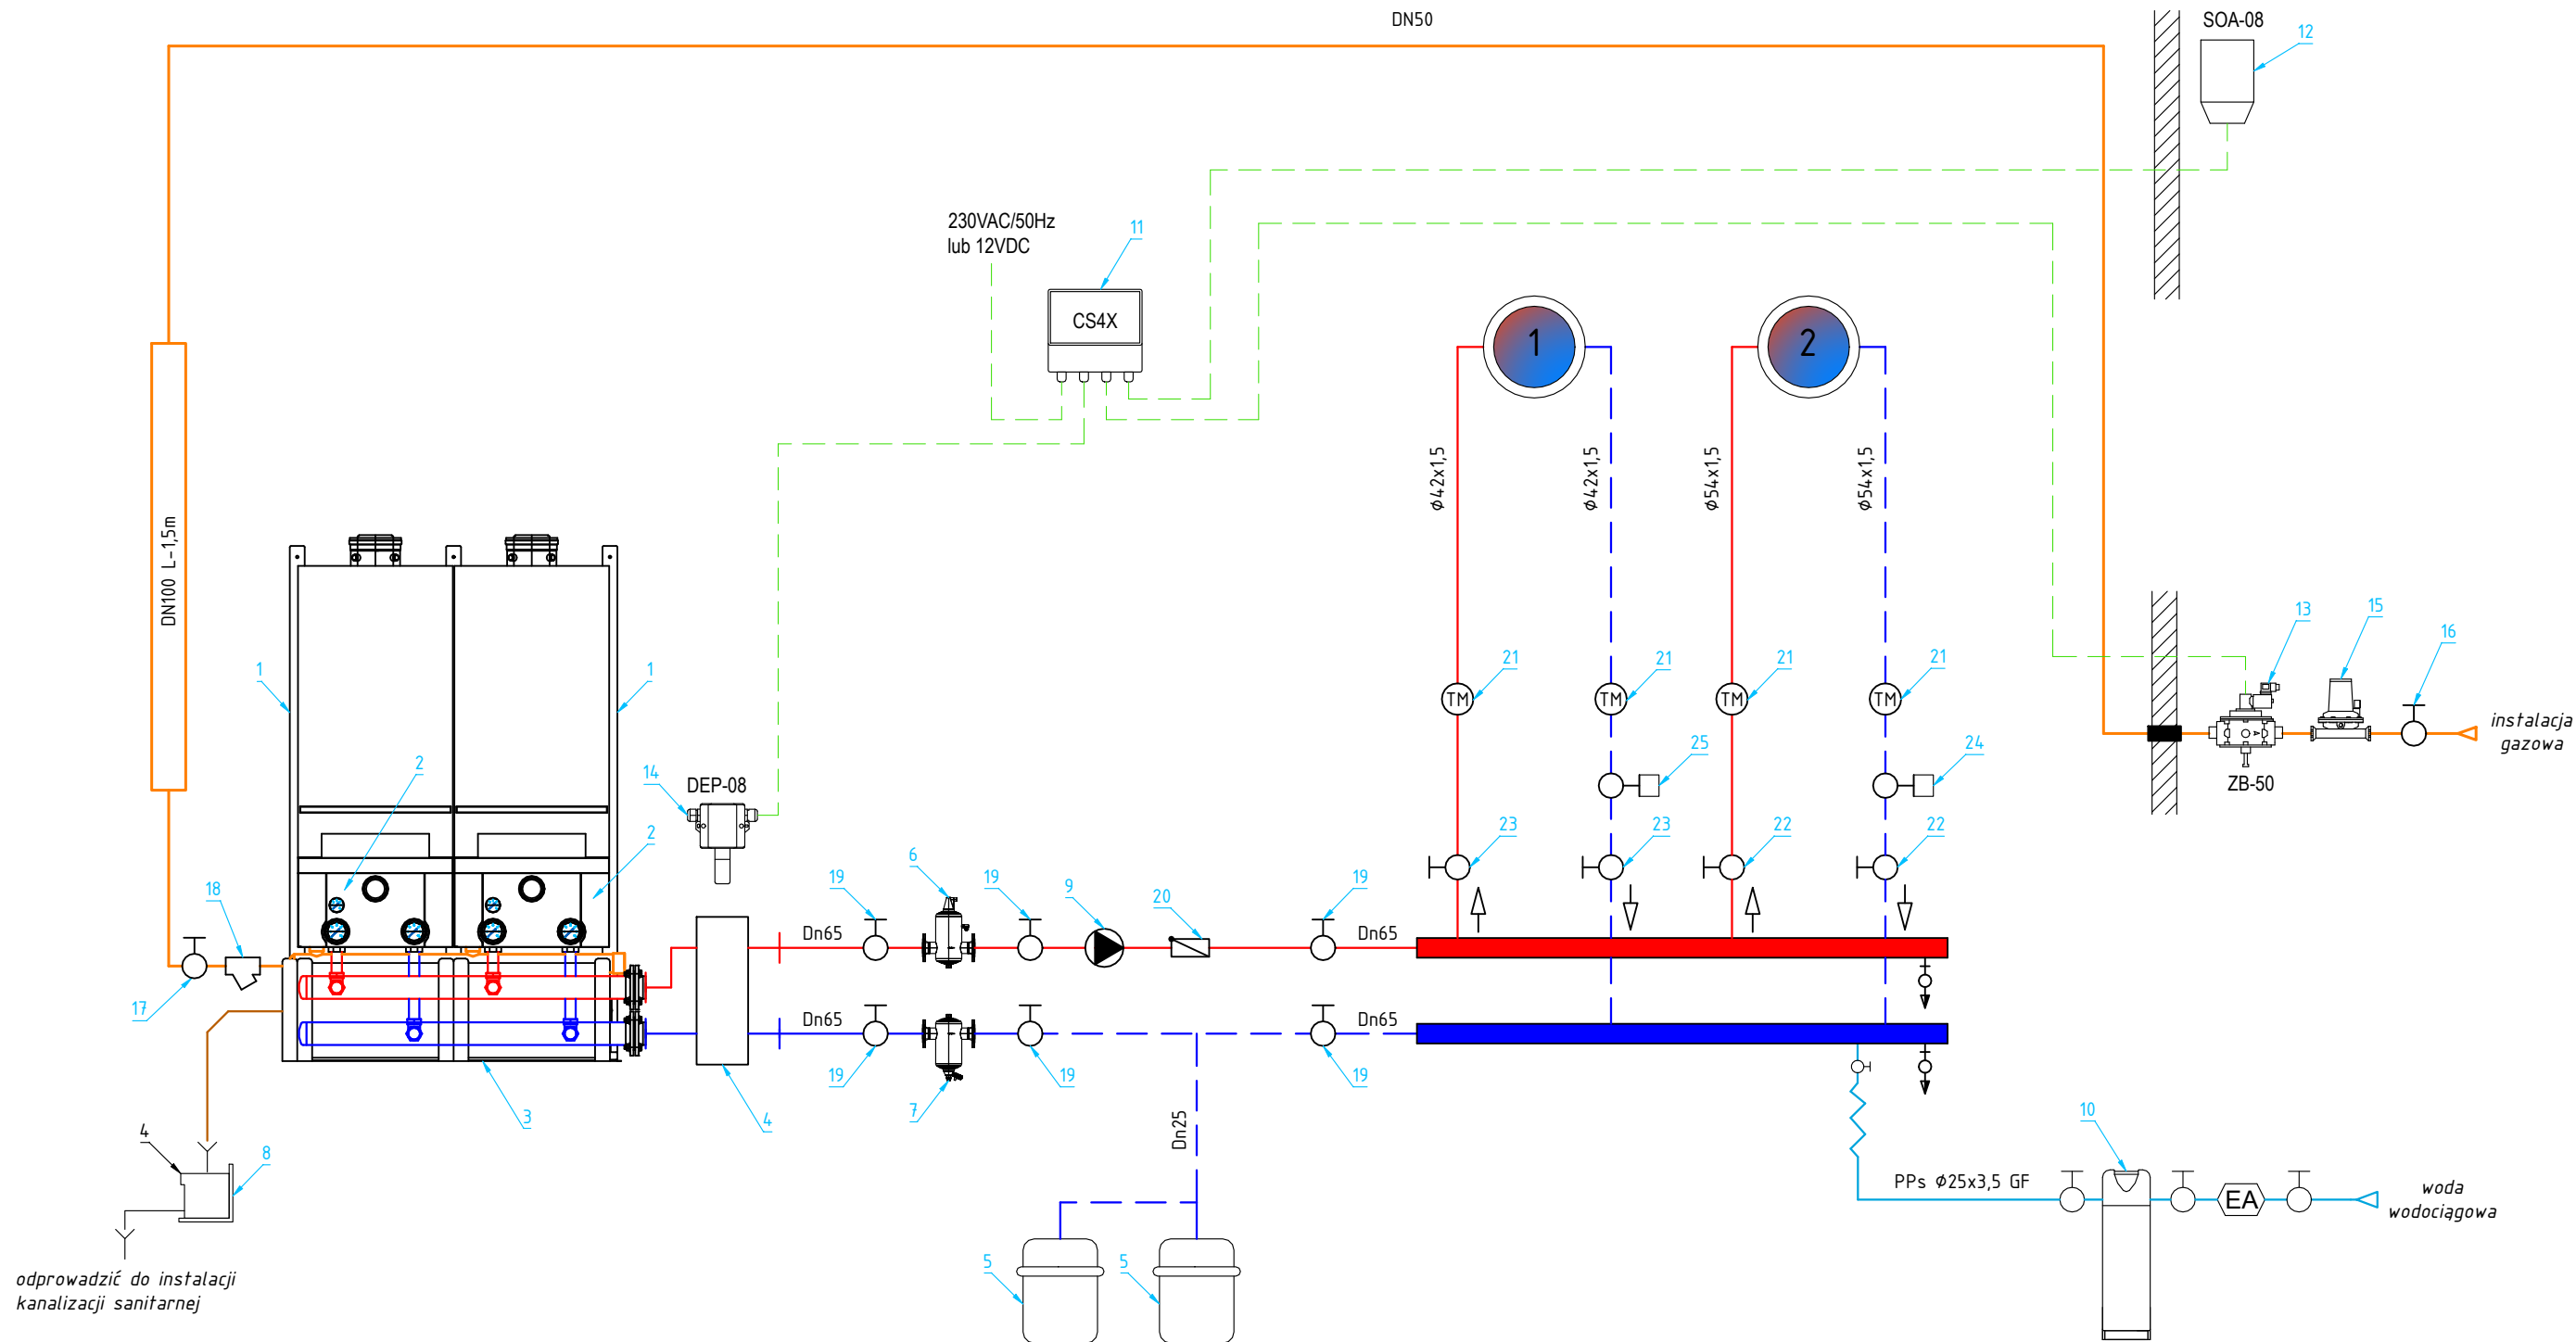

OZNACZENIA:

- 1 Kocioł gazowy kondensacyjny typ CerapurMaxx ZBR 70-3 prod. JUNKERS-BOSCH (lub równoważny)
2 Grupa pompowa do kotła ZBR prod. JUNKERS-BOSCH (lub równoważny)
3 Zestaw montażowy typu TL-2 (kołn. DN65) prod. JUNKERS-BOSCH (lub równoważny)
4 Sprzęt hydrauliczny (kołn. DN65) prod. JUNKERS-BOSCH (lub równoważny)
5 Naczynie wzbiorcze przeponowe CO typ NG 100L prod. REFLEX (lub równoważny)
6 Kompaktowy separator powietrza typu Flamcovent Smart F DN65 prod. FLAMCO (lub równoważny)
7 Kompak. separator zanieczyszczeń typu Flamco Clean Smart F DN65 prod. FLAMCO (lub równoważny)
8 Neutralizator kondensatu typ NEUTRA200 prod. JEREMIAS (lub równoważny)
9 Pompa obiegowa CO typ Yonos MAXO 40/0,5-12 prod. WILO (lub równoważny)
10 Demineralizator wody grzewczej SYR 3200 7L prod. HUSTY (lub równoważny)
11 Detekcyjna centrala sterująca CS4X prod. ALKASTER (lub równoważny)
12 Sygnalizator optyczno-akustyczny SOA-08 prod. ALKASTER (lub równoważny)
13 Zawór elektromagnetyczny ZB DN50 (0,5bar) prod. FLAMAGAZ (lub równoważny)

- 14 Głowica pomiarowo-detekcyjna DEP-08 prod. ALKASTER (lub równoważny)
15 Reduktor gazu II° 30kg/h, 10-200mb, 3/4"x3/4", nr kat. 51-641-05 prod. GOK (lub równoważny)
16 Kurek gazowy odcinający DN25
17 Kurek gazowy odcinający DN50
18 Filtr skośny do gazu DN50
19 Zawór odcinający kotłowniczy DN65
20 Zawór zwrotny kotłowniczy DN65
21 Termomanometr
22 Zawór odcinający gwint. DN50
23 Zawór odcinający gwint. DN40
24 Zawór regulacyjny DN50 typ 4017M prod. HERZ (lub równoważny)
25 Zawór regulacyjny DN40 typ 4017M prod. HERZ (lub równoważny)

 GRUPA INŻYNIERII SANITARNEJ N E M O 62-420 Strzałkowo, ul. Pułaskiego 5a kom.: +48 509 400 903 W: www.grupa-nemo.pl E: biuro@grupa-nemo.pl	INWESTOR:	Gmina Kołaczkowo Plac Reymonta 3, 62-306 Kołaczkowo		
	ADRES INWESTYCJI:	PLAC REYMONTA 1, 62-306 KOŁACZKOWO (dz. nr 153/16, obręb. ew.: 0109 Kołaczkowo, jednostka ew.: 303001_2 Kołaczkowo)		NR RYSUNKU: 3
	TREŚĆ RYSUNKU:	SCHEMAT TECHNOLOGICZNY KOTŁOWNI		SKALA: 1:100
	OPRACOWAŁ:	mgr inż. Radosław Gabriel	DATA:	04.2021
	PROJEKTOWAŁ:	mgr inż. Szymon Michalski upr. bud. w specjalności instalacyjnej w zakresie sieci, instalacji i urządzeń cieplnych, wentylacyjnych, gazowych i wod-kan	WKP/0181/POOS/15	04.2021
SYGNATURA:	REW.:	NR STRONY:		